




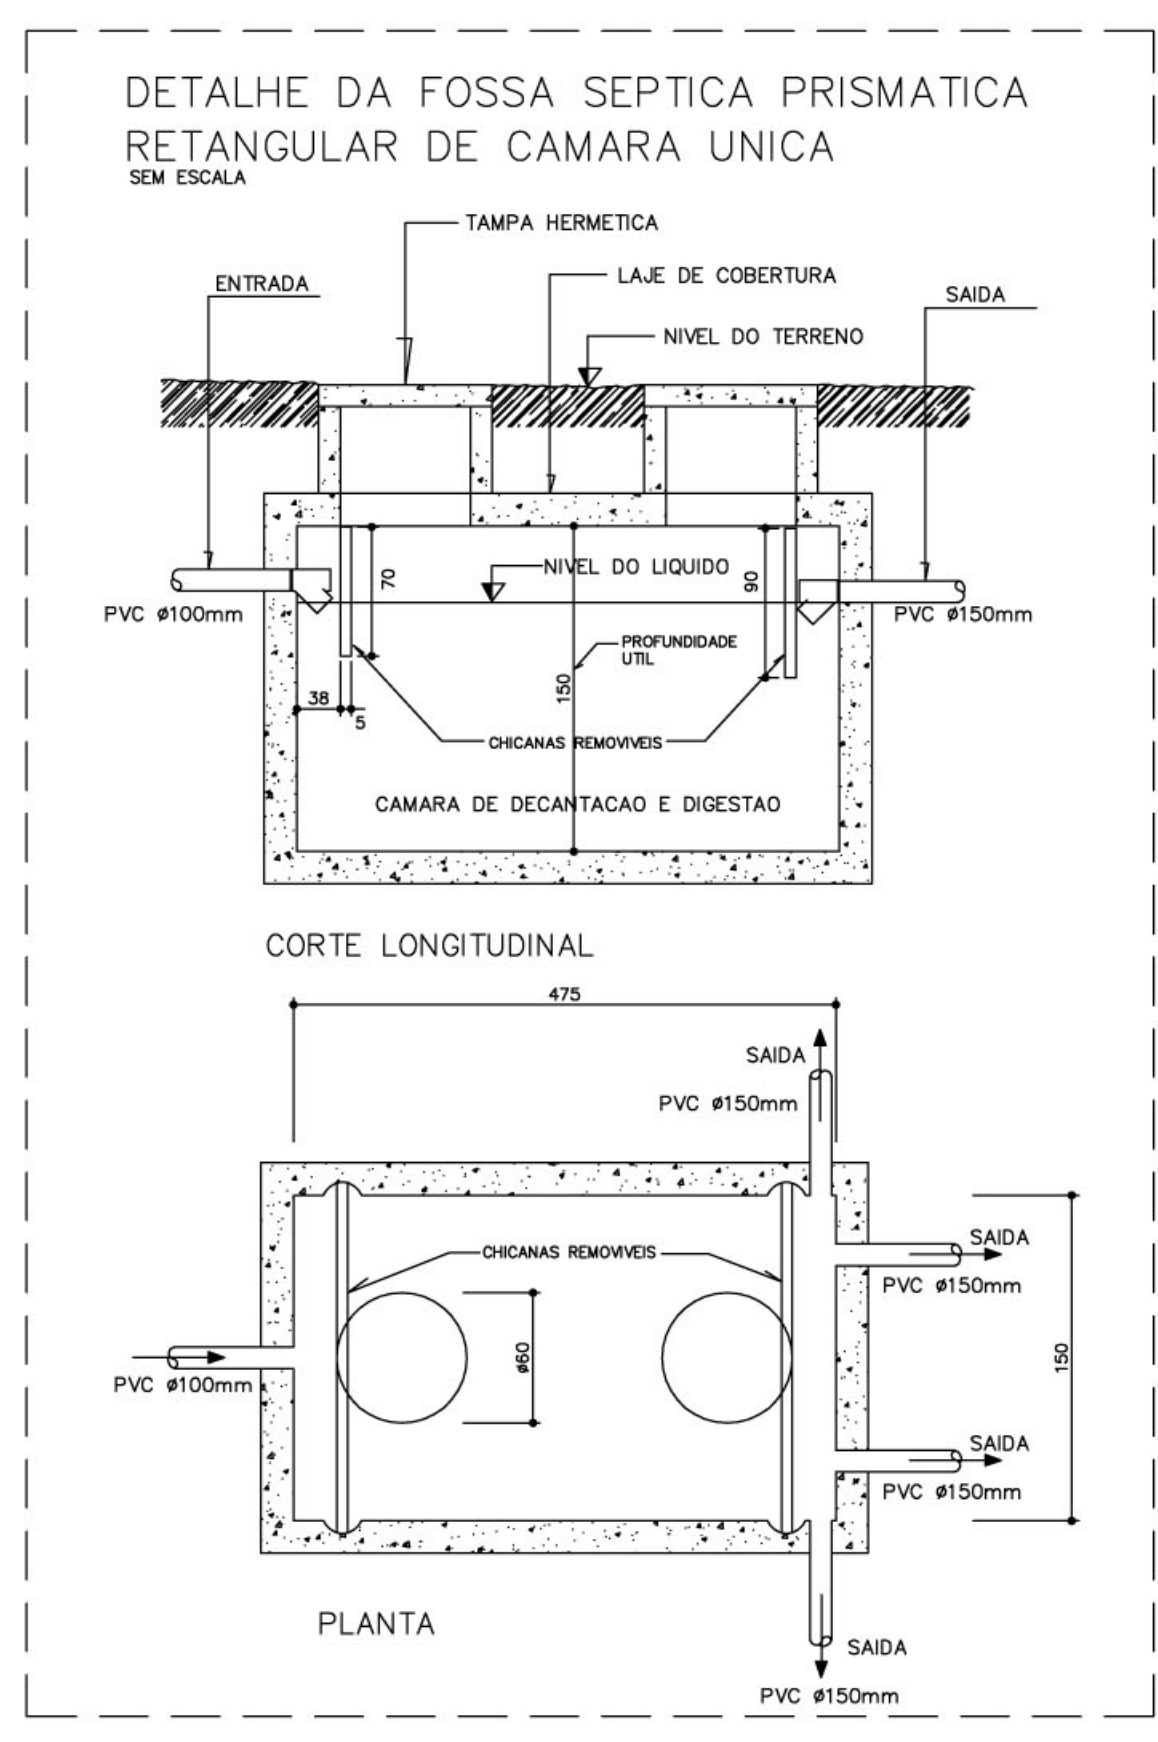


PLANTA BAIXA – ESGOTO CLOACAL
ESCALA: 1:75

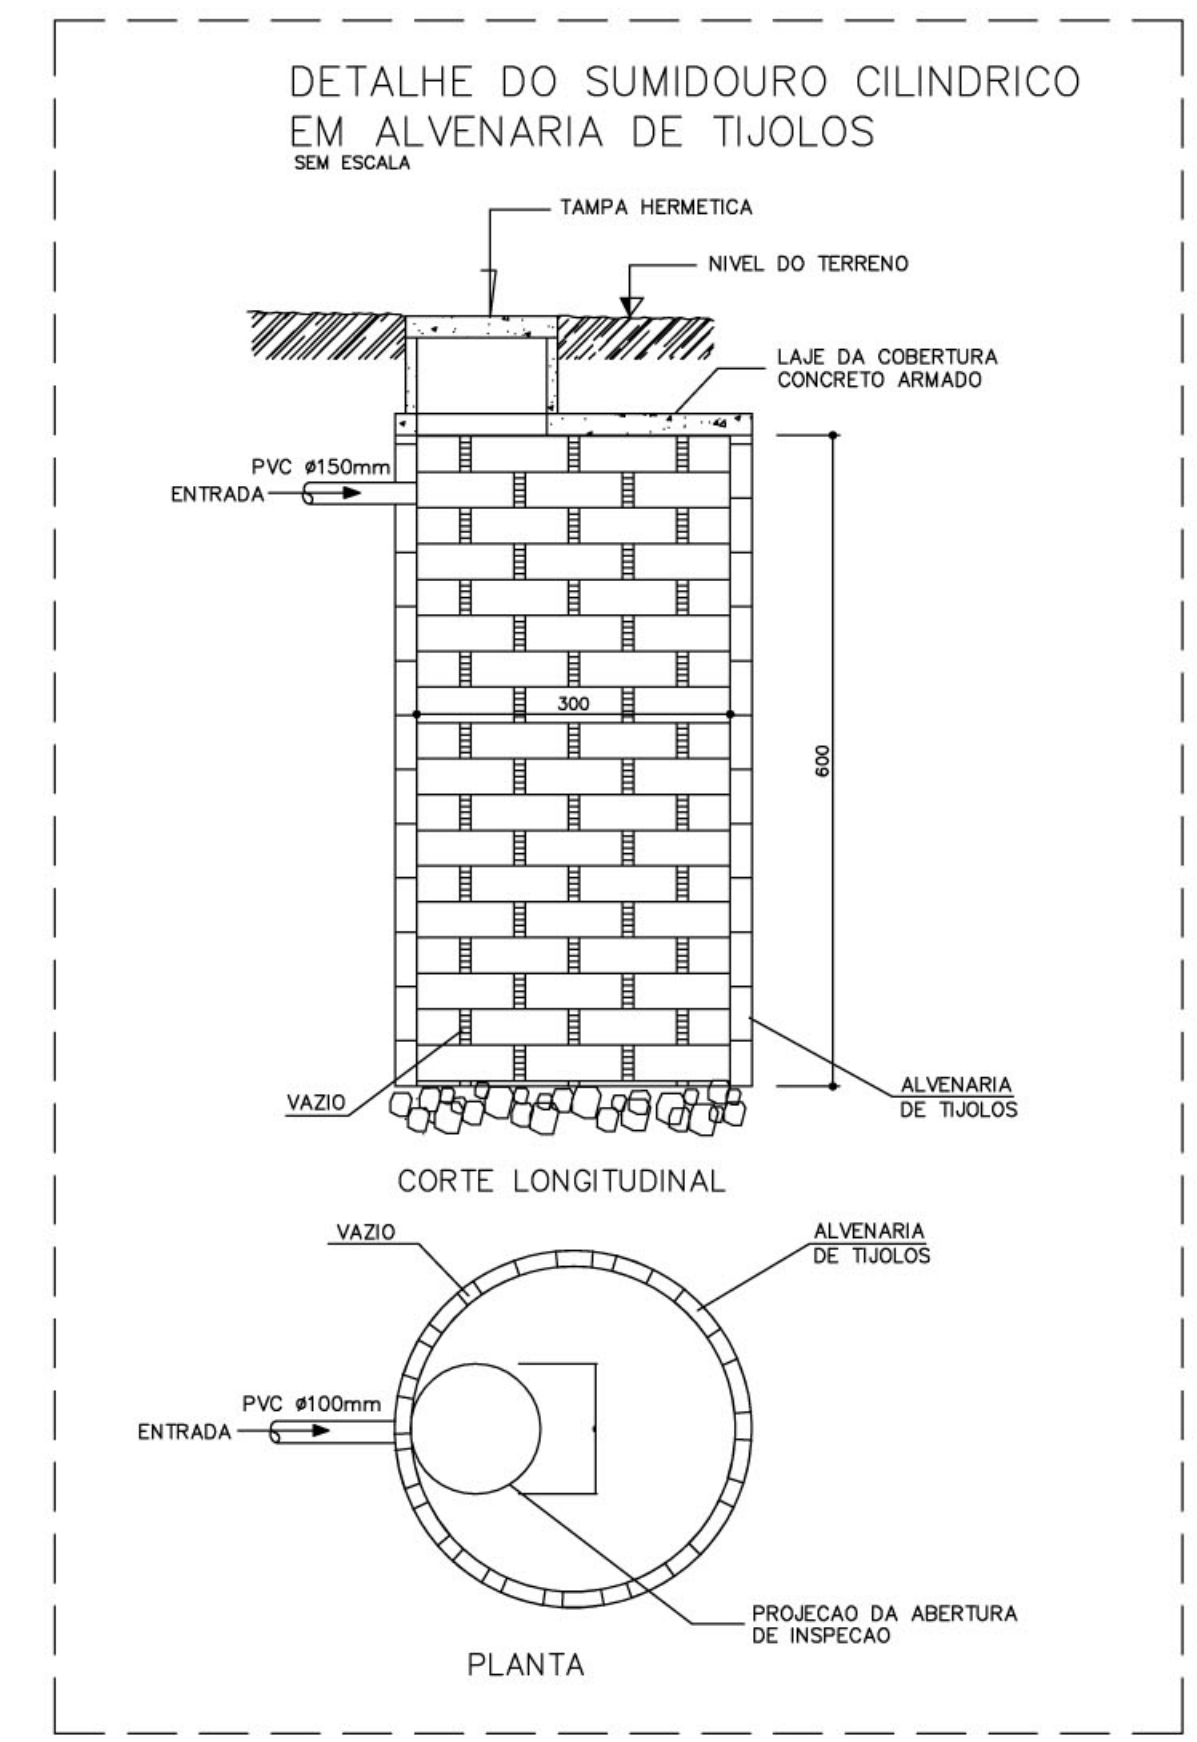

LEGENDA	
	– FOSSA SEPTICA
	– SUMIDOURO
	– CAIXA DE INSPECÇÃO
	– CAIXA DE AREIA COM GRELHA
	– CAIXA DE GORDURA SIFONADA
	– RALO SIFONADO
	– CAIXA SIFONADA
	– CAIXA SIFONADA HERMÉTICA
	– COLUNA DE VENTILAÇÃO
	– TUBULAÇÃO DE ESGOTO
	– TUBULAÇÃO DE VENTILAÇÃO

NOTAS:
 1 – TODA TUBULAÇÃO E EM PVC RÍGIDO COM MEDIDAS EM MILÍMETROS.
 2 – 1 > 1% (inclinação mínima)
 3 – AS LIGAÇÕES DEVERÃO ATENDER OS REGULAMENTOS E NORMAS DAS CONCESSIONÁRIAS LOCAIS.

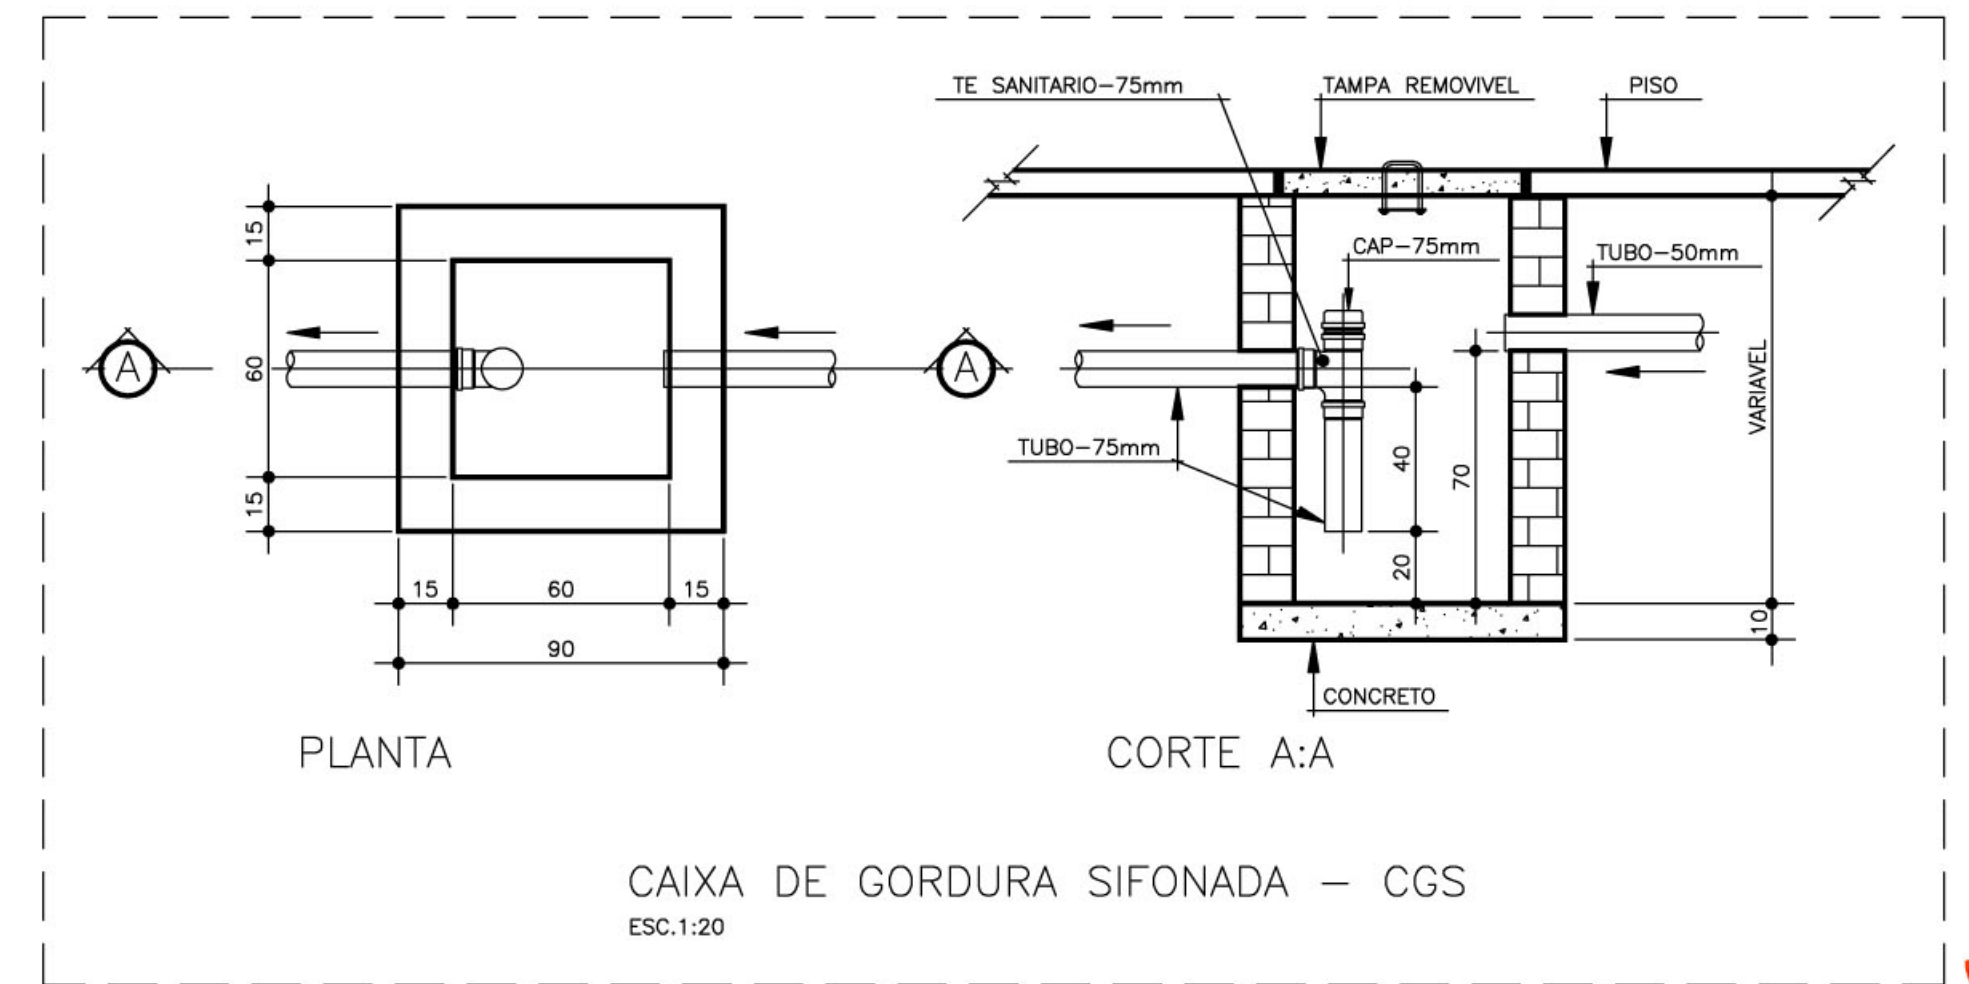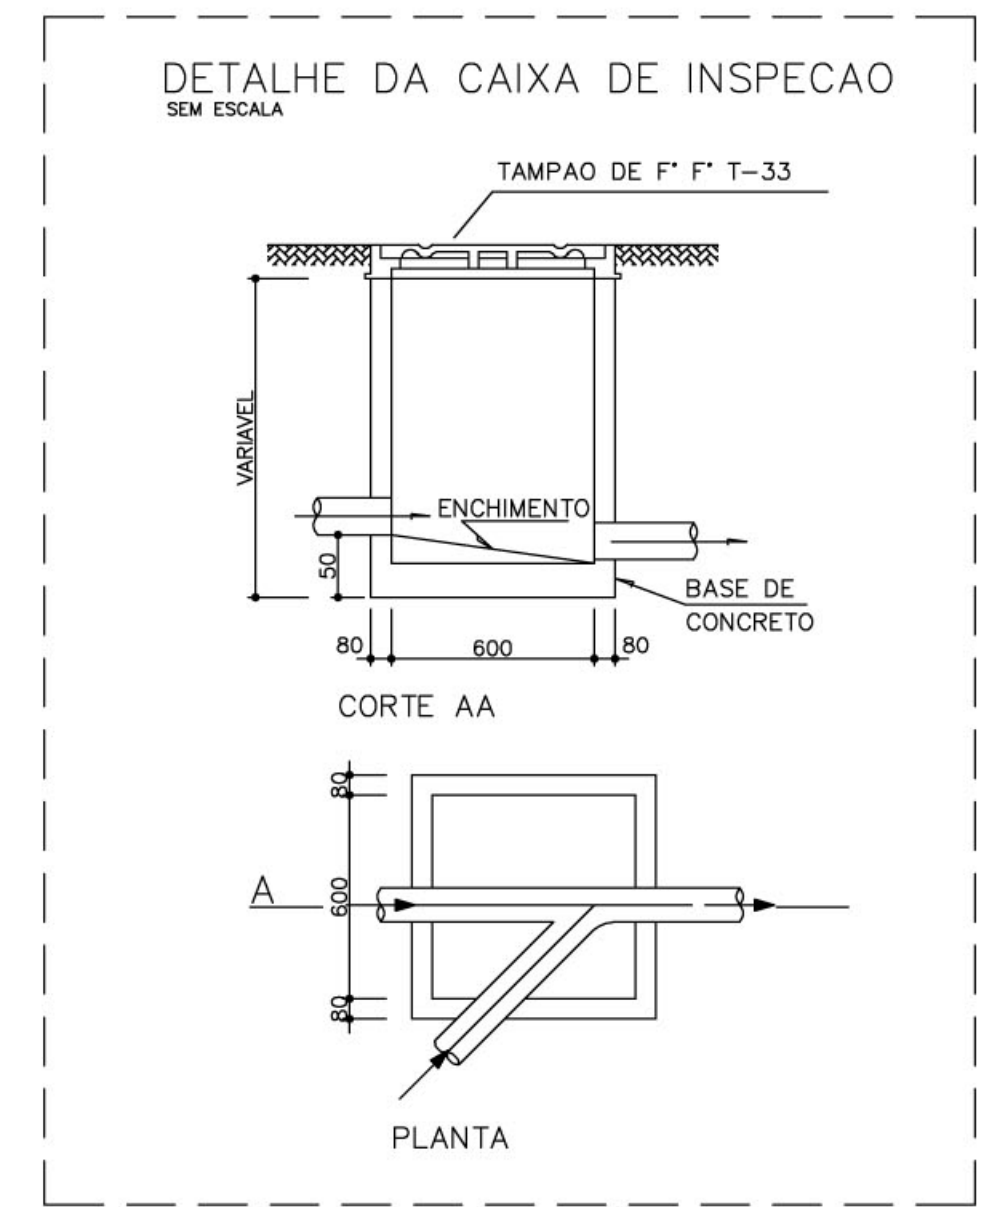

Ministério da Educação		FNDE <small>Fundo Nacional de Desenvolvimento da Educação</small>	
ESPAÇO EDUCATIVO URBANO II – 04 SALAS DE AULA			
ENDEREÇO:	DIVERSOS		
PROPRIETÁRIO:	FUNDO DE FORTALECIMENTO PARA A ESCOLA		
AUTORES DO PROJETO:	MARCELO TONIAZZO LISSA GUSTAVO SILVEIRA		
RESPONSÁVEL TÉCNICO:	_____		
PROPRIETÁRIO	_____	CREA 8.432 D-DF	_____
AUTOR DO PROJETO	_____	CREA 9.784 D-DF	_____
RESP. TÉCNICO	_____	_____	_____
DLFO	_____	CREA	_____
HID	PROJETO_HIDRO_SANITÁRIO		FOLHA
	PLANTA BAIXA – ESGOTO		04 / 05
REVISÃO:	01-2004	DATA:	DEZEMBRO/2004
ESCALA:	INDICADA	DESENHO:	_____
VISTO:	_____	_____	_____

ARQUITETURA E CONSTRUÇÃO LTDA (081) 9886-9115 - MARCELLO / (081) 9886-9115 - GUSTAVO / (081) 9886-9115 - GUSTAVO / (081) 9886-9115 - MARCELLO / (081) 9886-9115 - GUSTAVO / (081) 9886-9115 - MARCELLO / (081) 9886-9115 - GUSTAVO / (081) 9886-9115 - MARCELLO / (081) 9886-9115 - GUSTAVO

